


Renvooi		verwijzen	toelichting
Motoren pompen:			
*1	elektr. pomp Esso euro	per 2 ofleverpunten, 1 x 0,75 kW	0,75 4
*2	elektr. pomp Esso superplus	per 2 ofleverpunten, 1 x 0,75 kW	0,75 4
*3	elektr. pomp Esso diesel	per 2 ofleverpunten, 1 x 0,75 kW	0,75 4
Tankinstallatie Noord:			
T1	20.000 l. tank Esso diesel	met overvulbeveiliging type Solo	---
T2	20.000 l. tank Esso diesel	met overvulbeveiliging type Solo	---
T3	20.000 l. tank Esso superplus	met overvulbeveiliging type Solo	---
T4	35.000 l. tank Esso euro	met overvulbeveiliging type Solo	---
Pompinstallatie: 1-19			
1	ofleverpunt Esso euro	---	4
2	ofleverpunt Esso superplus	---	4
3	ofleverpunt Esso diesel	---	4
4	vulleidingen in vloeistofdichte RVS bak	---	1
5	ventilatieleiding met omvalting dampretour	---	1
6	oordingspoelie	---	1
7	pompstator 1.000 x 3.000 mm.	---	4
Verkoopgebouw: 20-59			
20	uitstort gootsteen	---	1
21	bureau	---	1
22	beveiligde deur	---	2
23	compressor	---	1
24	multiplex paneel	---	1
25	gevellichtbak	met tekst "Esso 24u/24u"	1
26	gevelbord	zonder tekst	2
27	Welder roof D5-50 kasde	---	1
Terrainindeling / overig: 60-89			
60	verlicht letters	met tekst "Esso Express"	2
61	overlicht kalfbord	zonder tekst	2
62	bijkwanger dubbelzijdig	---	1
63	kettingpoelie	t.b.v. zetten stalen bij colomlelen	8
64	gronspiegelbord	---	1
65	winkwanger posterbord	---	2
66	lufteverlichting	---	10
67	bord plattegrond gemeente	---	1
68	olie- en benzineafscheider	---	1
69	afvalput	---	1
70	controleput	---	1
71	betonnen prullenbak	---	2
72	stalen aanrijbeugel	---	3
Algemeen:			
lk	trottoorkolk	---	3
sk	strookkolk	---	20
os	ontstoppingsstuk	---	2
lm	lichtmast	---	17
pp	peilput	---	4
pb	peilbuis	---	2
lk	lufteleem	---	4
kb	kathodische bescherming	---	1
bkk	betonkinker	---	1
Leidingen:			
ri	riolering	---	---
zu	zuigleidingen	---	---
se	secoen A vullleidingen	---	---
ve	ventilatieleidingen	---	---
ge	geribbelde mantelbuis	---	---
Renvooi t.b.v. alarmmelding:			
CES	= Alarmcentrale		
VD	= Vondetector		
OC	= Opluchtelijke rookmelder		
CA	= Camera		
PI	= Passief infra rood melder		
IN	= Intercom voor noodsituaties		
IS	= Intercom voor service		
EM	= Elektrisch motorslot		
ES	= Elektrische sluitplaat		
CD	= Code bedieningsapparaat		
MC	= Magnetcontact		
LD	= Luidspreker		
HM	= Handbrandmelder		
FI	= Filiaallicht		
SI	= Sirene		

Compressorhuis Schaal 1:50

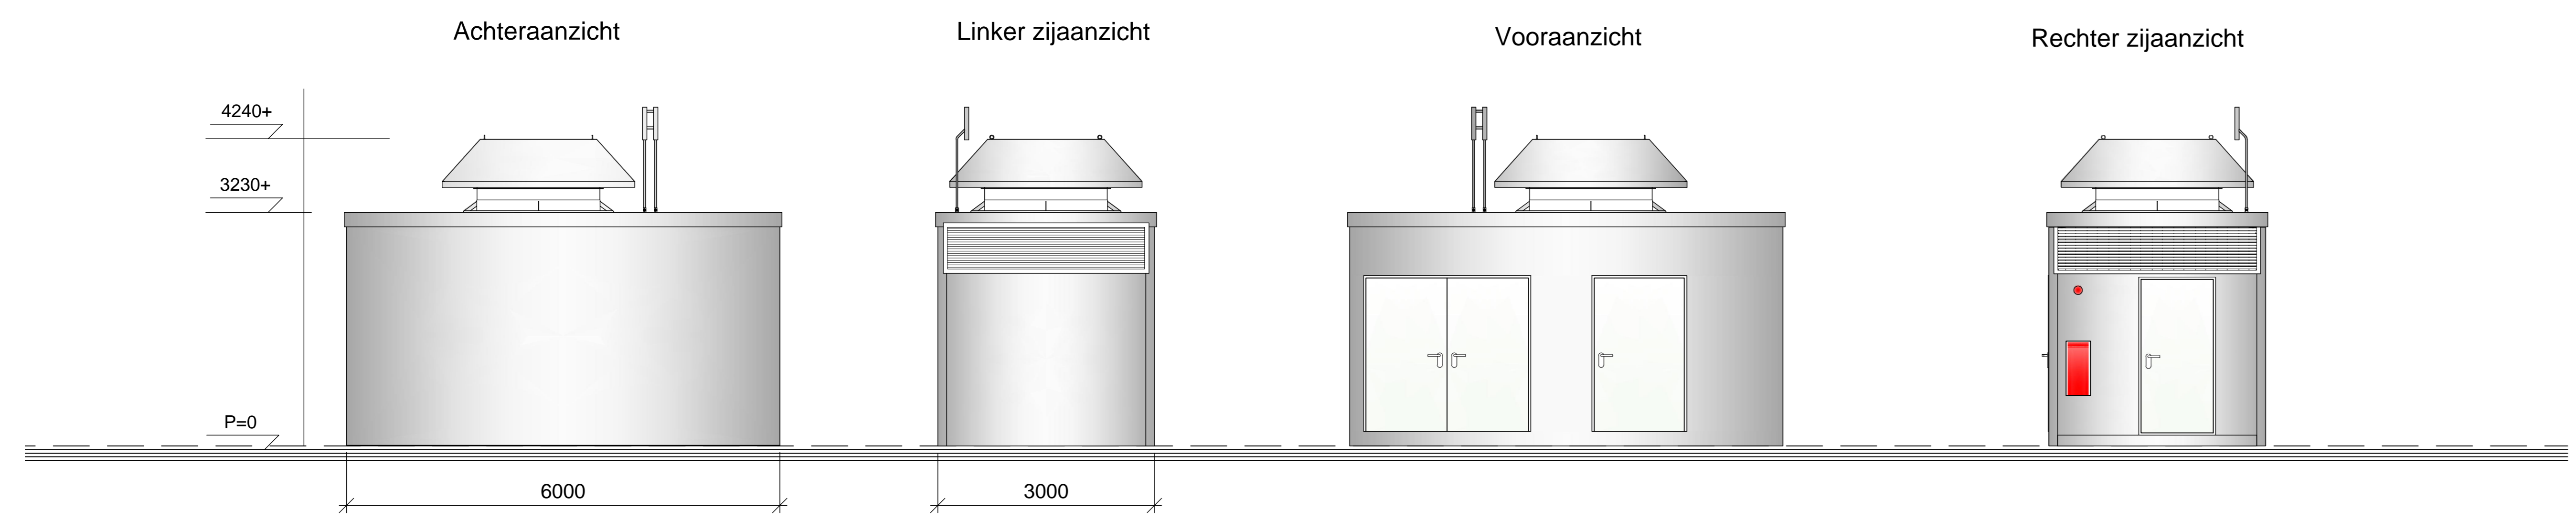

Revisie	omschrijving	aanvrager	datum
A00	Aanvragen CHG-unit bijgevoegd	V. Elmas	24-02-2010
A01	Lokale CHG installatie	V. Elmas	23-04-2010
A04	Lokale CHG installatie met inst op hoofd-baan	V. Elmas	23-04-2010
A05	Aanpassing lokale CHG installatie met opt	V. Elmas	08-10-2010
A06	Aanpassing lokale CHG installatie voerzet 1	V. Elmas	04-11-2010
A07	Aanpassing lokale CHG installatie voerzet 2	V. Elmas	04-11-2010
A08	CHG tussenopstelling voerzet 3	V. Elmas	08-11-2010
A10	Situatie aangepast	V. Elmas	12-11-2011
A11	CHG Benutting (opgevoegd) en inbedrijf aanpass	V. Elmas	17-02-2011
A12	CHG Toegevoegd	V. Elmas	11-02-2011

		Hoofdkantoor: Ballast Nedam IPM BV P.O. Box 200 4140 AG Leerdam	Telefoon: +31 (0)348 61 020 Fax: +31 (0)348 61 022 E-mail: ballast@ballast-nedam.nl www.ballast-nedam.nl
Project: Tankstation CHG Cruquiusweg, 2103 LX Heemstede (Noord)	Tussentijdse presentatie 22-02-2010 Schaal: 1:100 Maken/tekenen: J. de Ruijter	Status: Concept 04-11-2010	Projectnummer: 510014 Blad 1 van 1 A0 OV-100-510014-A12